
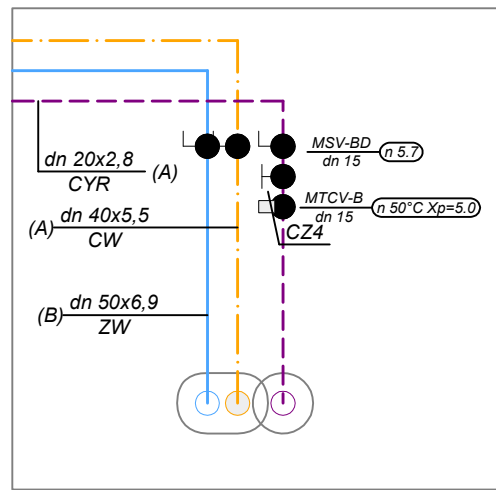
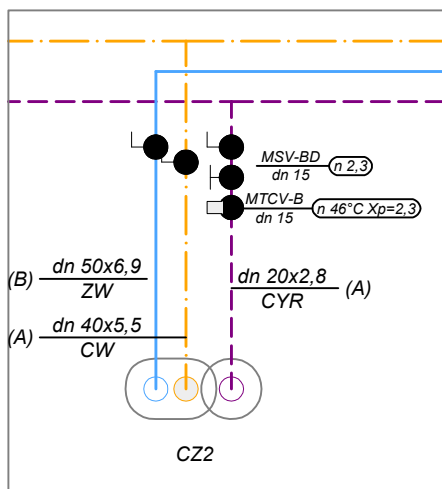
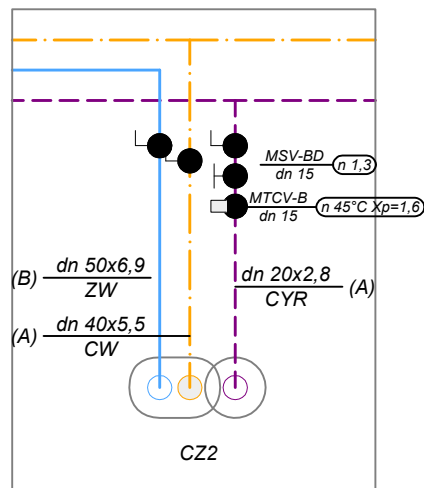
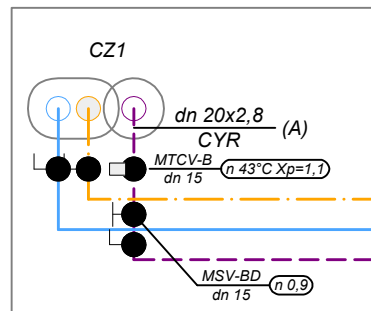


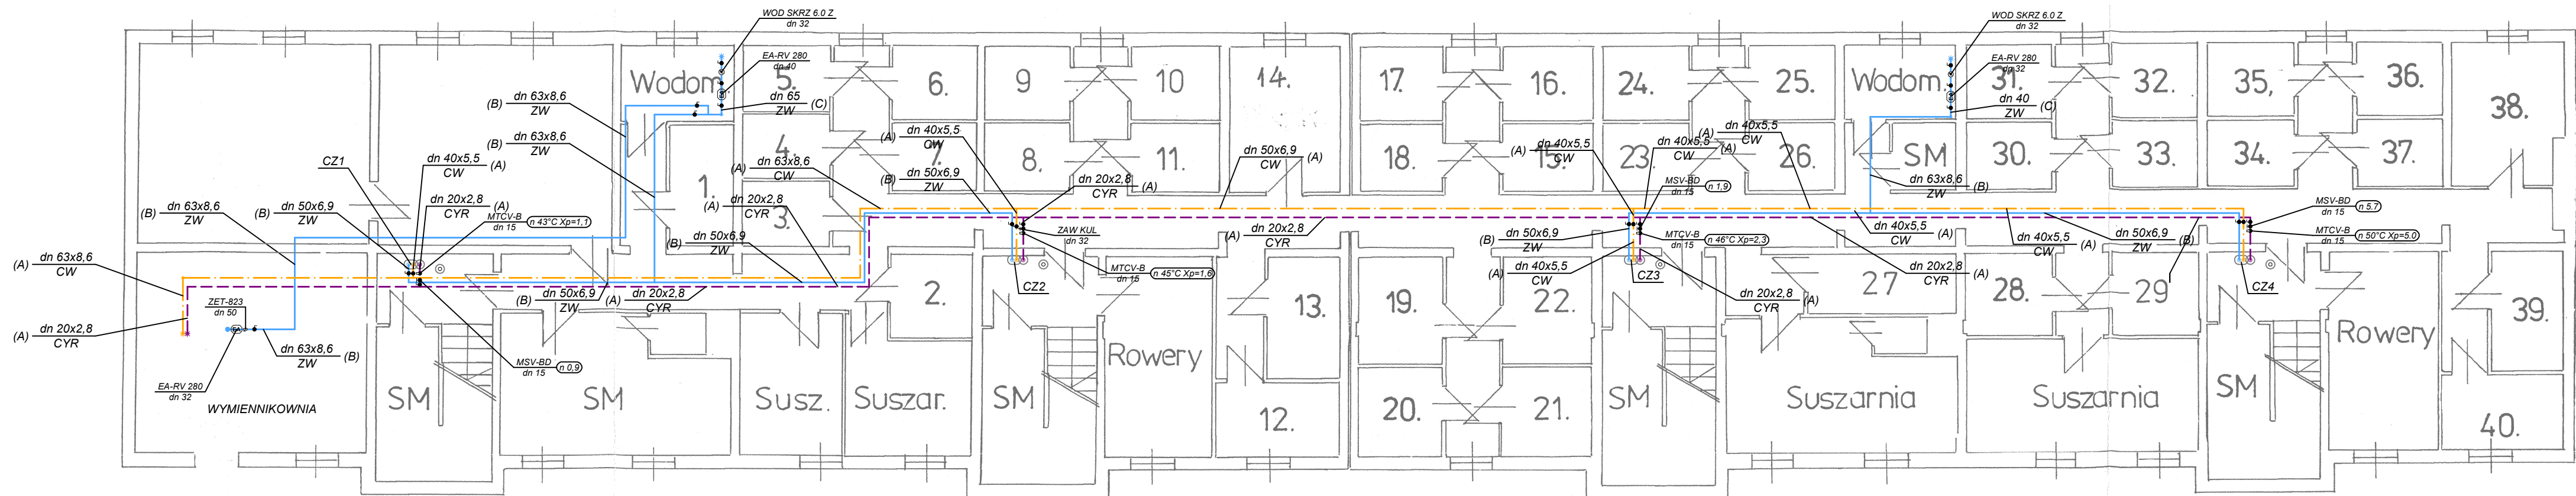

OZNACZENIA

PRZEWODY ROZDZIELCZE, PIONY I
INSTALACJAE W LOKALACH
ZIMNEJ, CIEPŁEJ WODY

NAZWA I ADRES OBIEKTU BUDOWLANEGO: PROJEKT BUDOWLANO - WYKONAWCZY PRZEBUDOWA INSTALACJI WODY ZIMNEJ I CIEPŁEJ w budynku mieszkalnym wielorodzinnym oś. Zielone 14. w Tarnowie		TYTUŁ RYSUNKU: RZUT PIWNIC KLATKI I. II. III. IV.	
PROJEKTOWAŁ: inż. Wacław Kosiara	PODPIS: 	SPECJALNOŚĆ, NR UPR.: upr. do projekt. kierowania i nadzoru w specjalności instalacyjno-inżynierskiej inst. i sieci wod-kan gaz i c.o. WD-NB- 8346/131/79.PG.VIII/7342/111/93	
BRANŻA: RODZAJ PROJEKTU:	SANITARNA BUDOWLANO - WYKONAWCZY	DATA: 10.03.2026 r	SKALA: 1:50 NR RYS.: 1.